


图例	说明
更衣柜	毒气瓶
气瓶柜	周转台
器皿柜	货架
文件柜	抽风试剂柜
通风柜	超净工作台
生物安全柜	高温台
实验台	中央试剂架
	边台试剂架
	应柜
	压差表
	烘手器
	传声窗
	P.D.

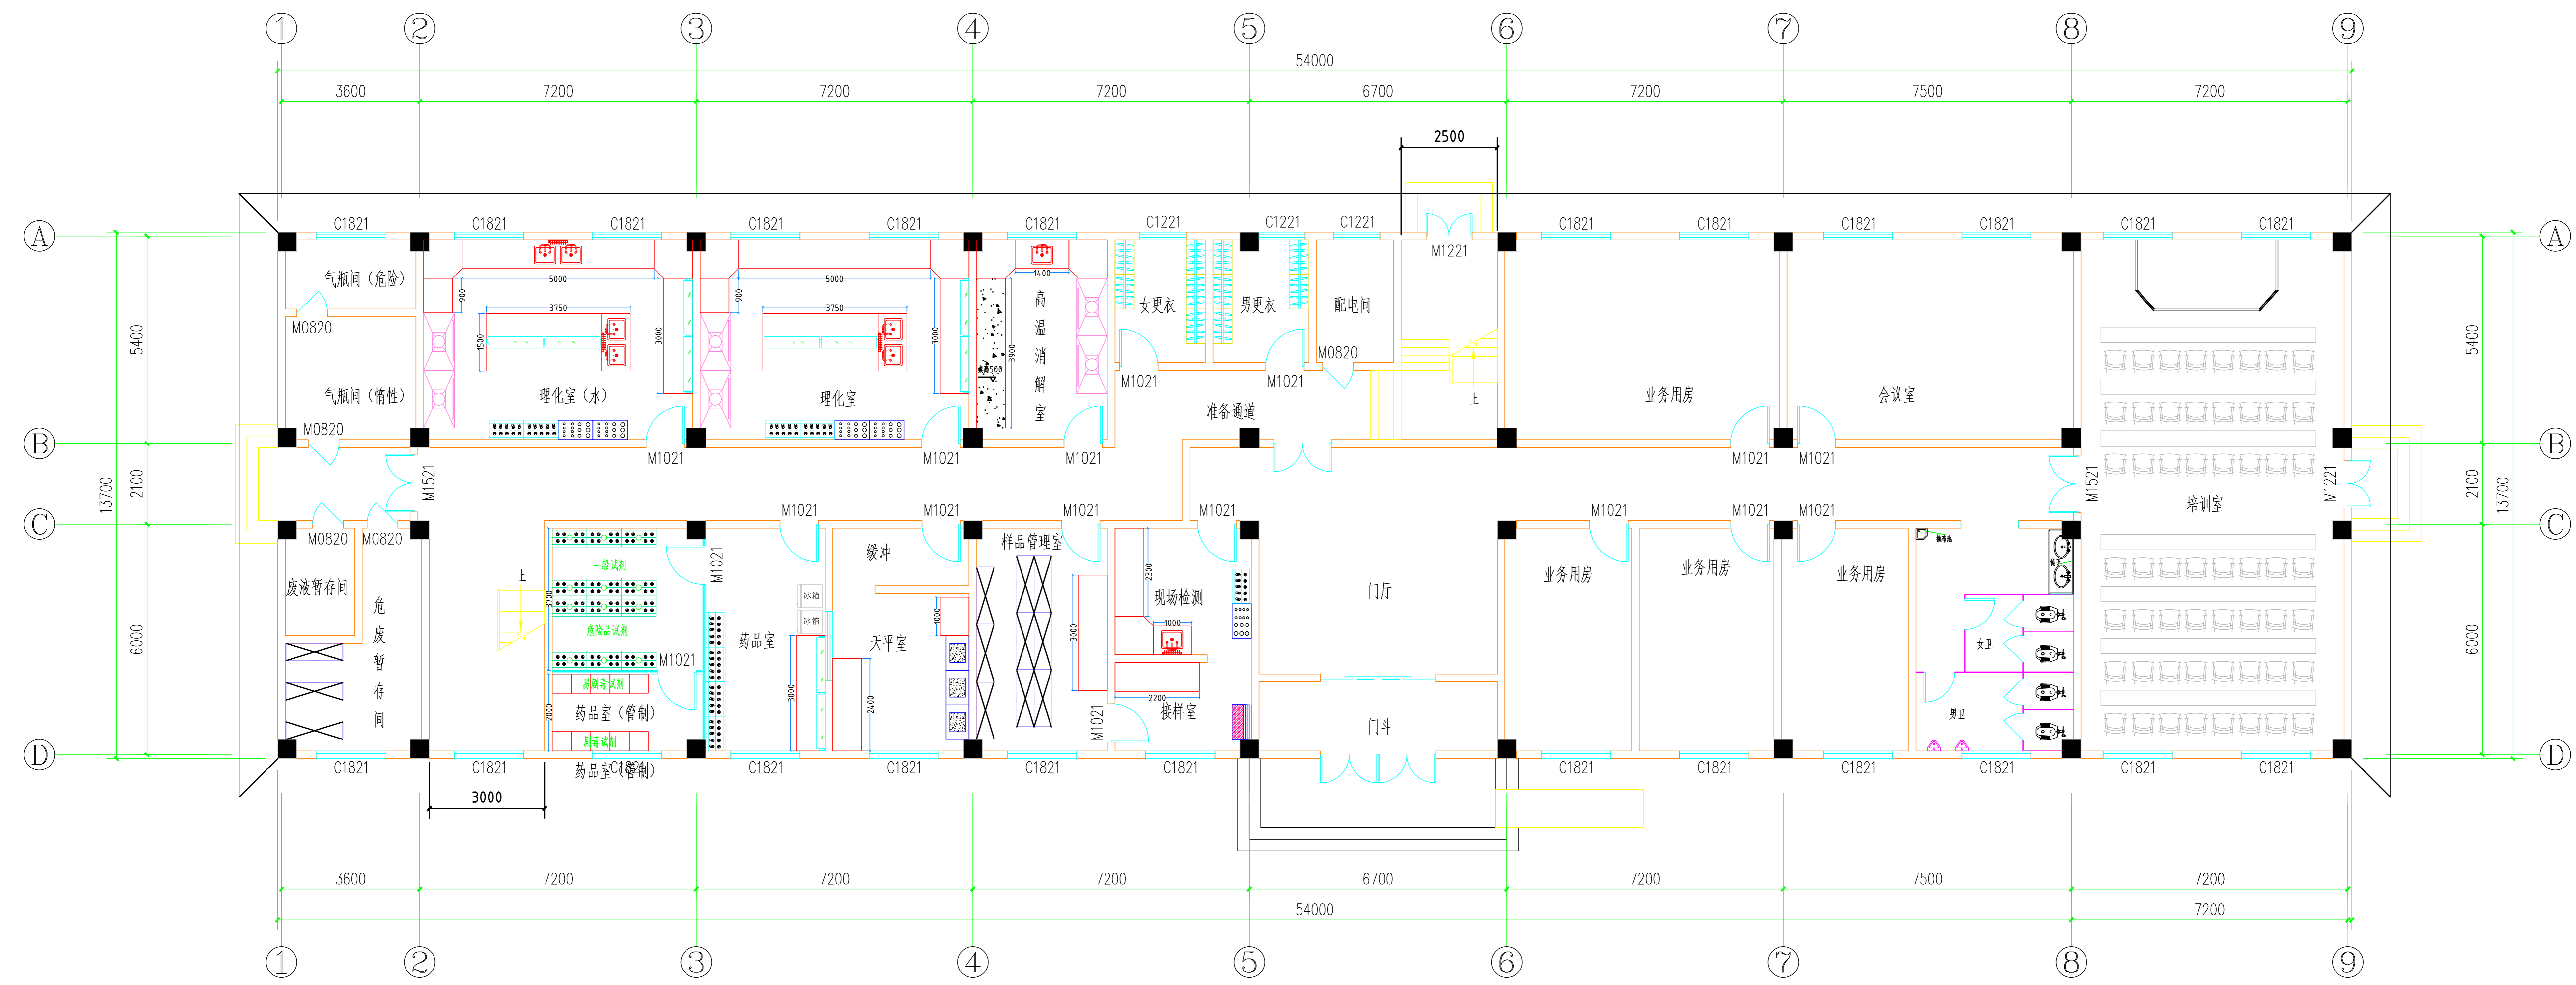

一层平面图 1:100
 单层面积: 729.00m²
 整栋楼为一个防火区

更衣柜	毒气瓶	药品试剂柜	水槽	水柜
气瓶柜	周转台	样品柜	无头	转壳
器皿柜	货架	仪器柜	刀向排障器	钢瓶卡圈
文件柜	抽风试剂柜	天平台	紧急淋浴器	实验凳
通风柜	超净工作台		原子罩	洗眼器
生物安全柜	高温台		滴水架	插线盒
实验台	中央试剂架	边台试剂架	800~2000窗扇开门 M2	手消毒
			1200~2000窗扇开门 M1	洗手池
			压差表	烘手器
				传声窗
				P.D.

工程名称		渭南市水利水质检测中心	
项目		实验室建设规划	
设计总负责人	林涛	专业负责人	
审核		设计	
校对		制图	
平面图 (草案)			设计号
			图别
			图号
			日期
			2022.07.15